


BRNO, U VLEČKY I - DROBNÁ REKONSTRUKCE
NA KANALIZAČNÍ SÍTI

KAMENINOVÉ TROUBY DN 500 CELK. DÉLKY 26,5 m

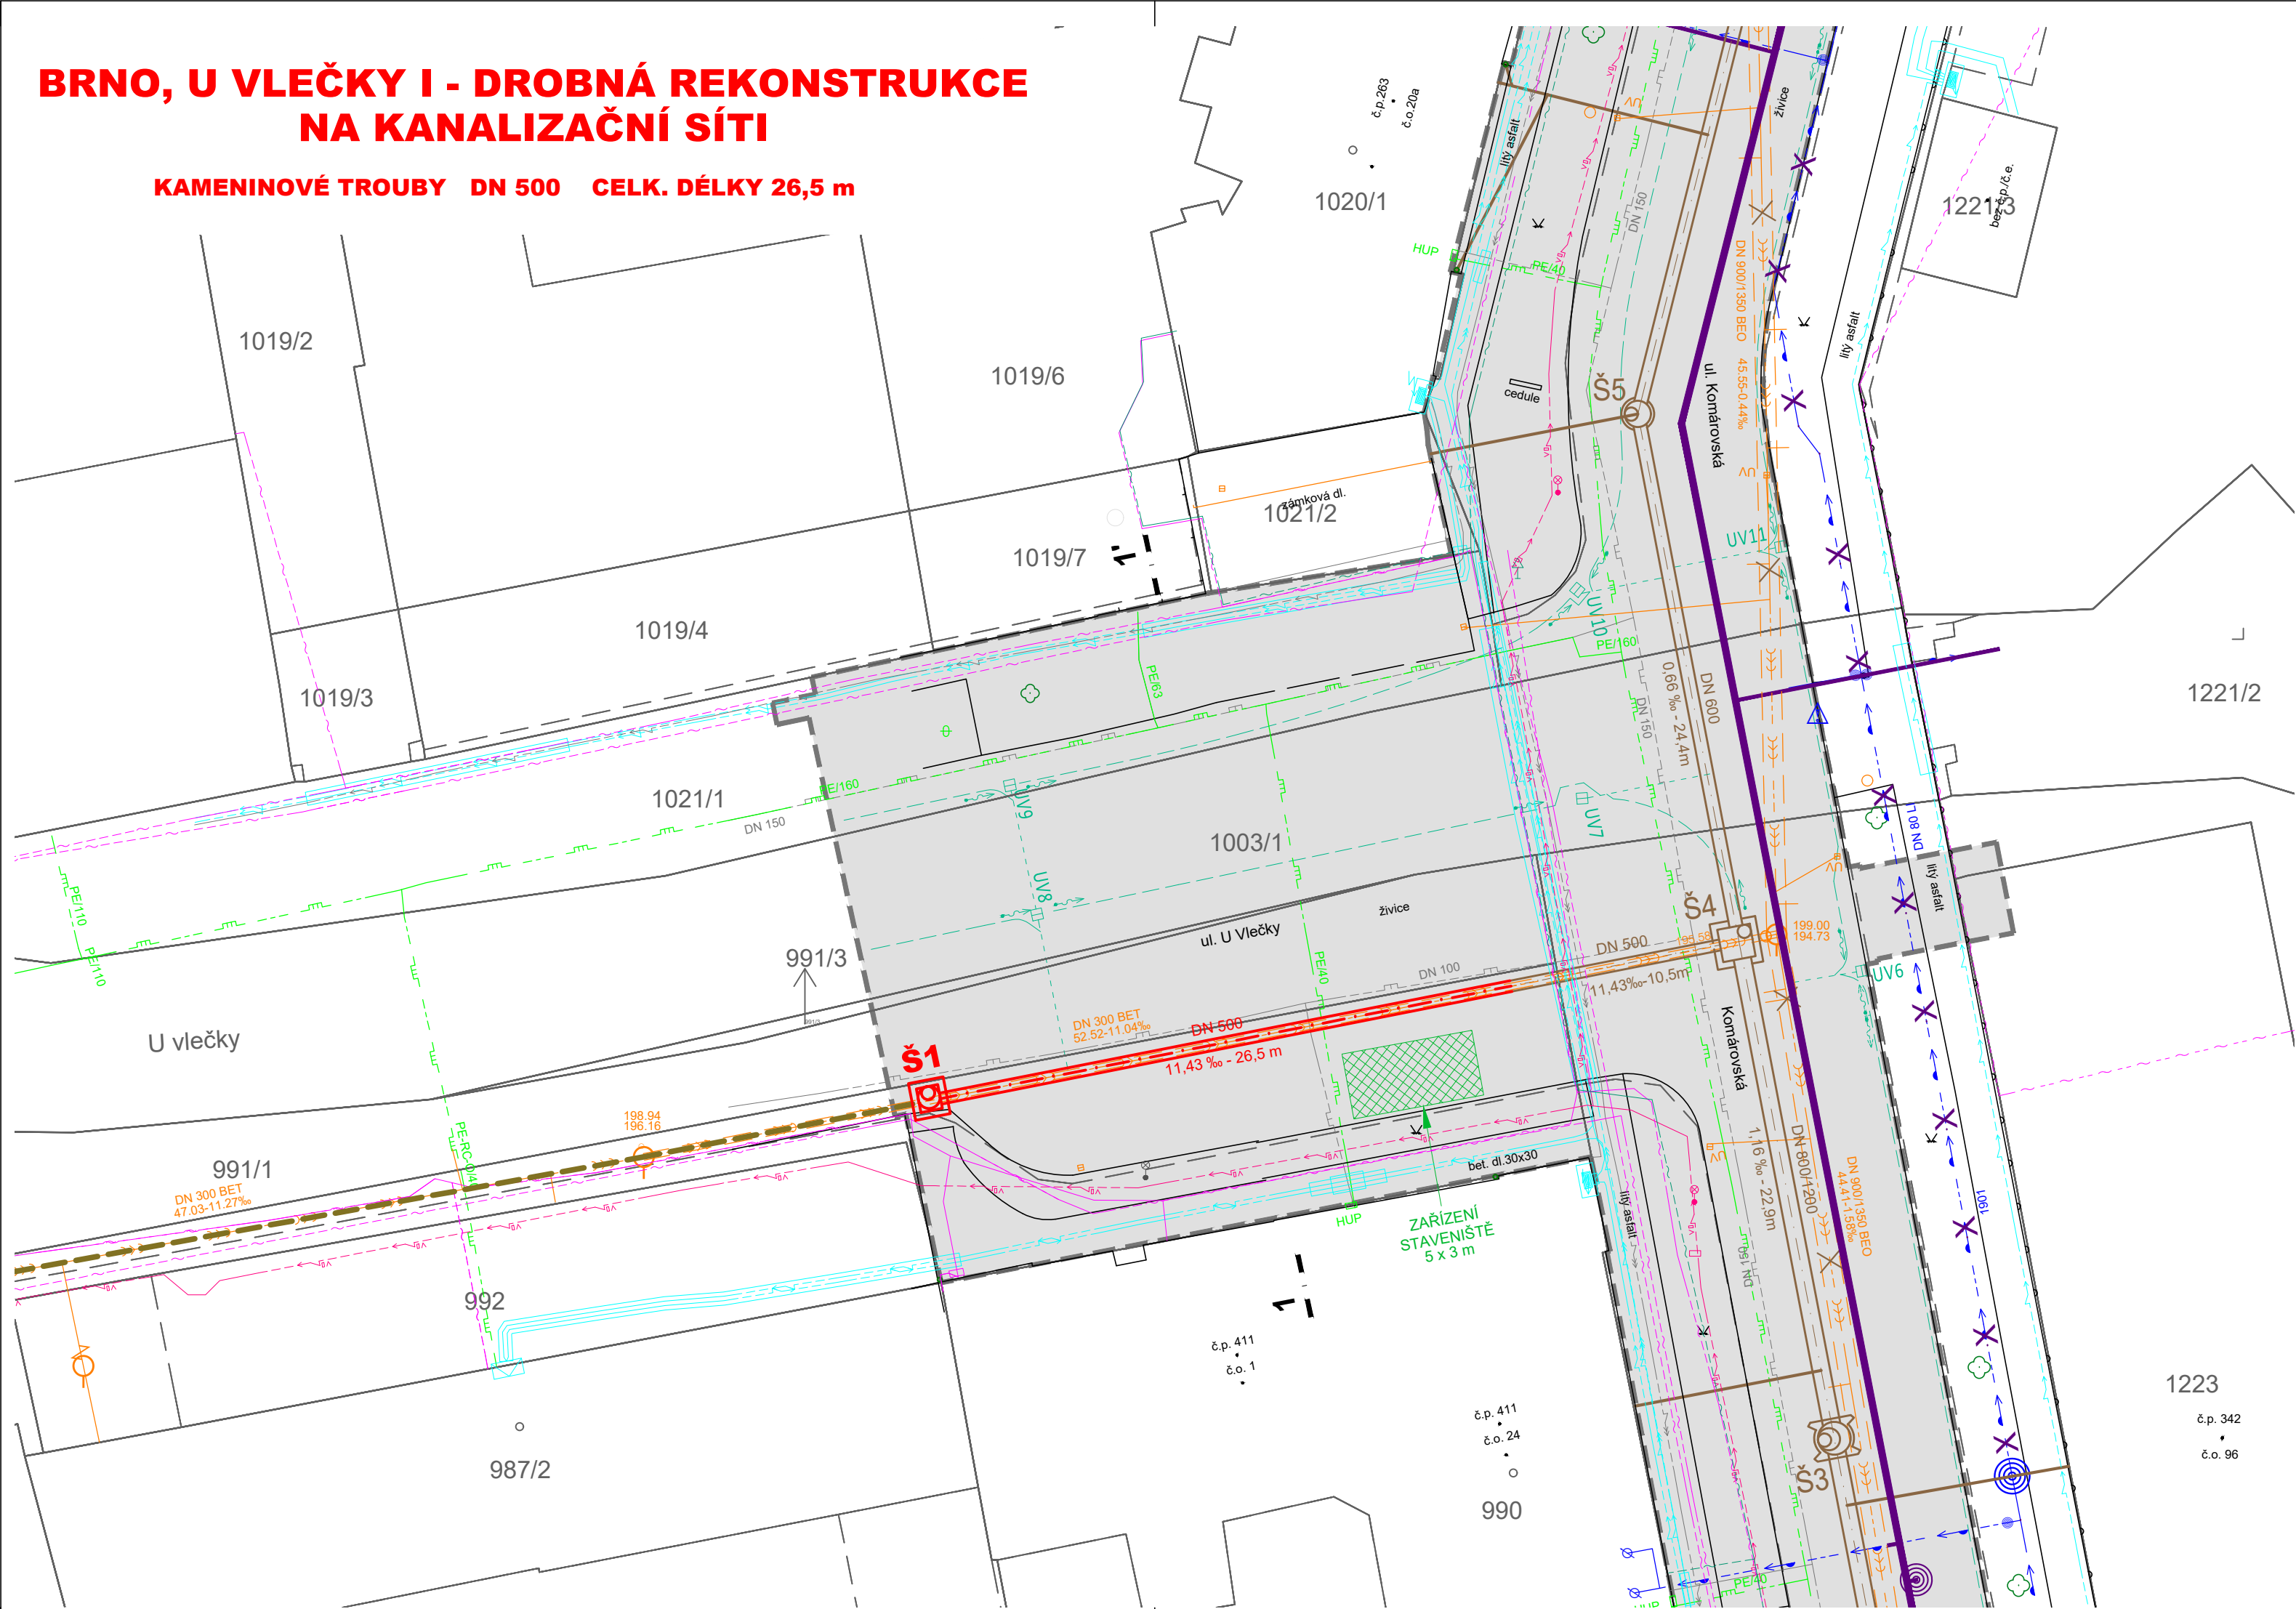

LEGENDA NAVRHOVANÝCH SÍTÍ:

- NAVRŽENÁ REKONSTRUKCE KANALIZACE
- ZAŘÍZENÍ STAVENIŠTĚ

LEGENDA STÁVAJÍCÍCH SÍTÍ:

- VODOVOD
- JEDNOTNÁ KANALIZACE
- STL PLYNOVOD
- NTL PLYNOVOD - ZRUŠENÝ
- KABEL NN
- KABEL VN
- KABEL NN - ZRUŠENÝ
- KABEL VN - ZRUŠENÝ
- KABEL VO
- KABEL CETIN
- KABEL CETIN - NADZEMNÍ
- KABEL VODAFONE

LEGENDA KATASTRU NEMOVITOSTÍ:

- HRANICE PARCEL
- VNITŘNÍ KRESBA
- Č. PARCELY

LEGENDA KOORDINAČNÍCH STAVEB:

- „BRNO, KOMÁROVSKÁ - REKONSTRUKCE VODOVODU“
 - NAVRHOVANÁ REKONSTRUKCE VODOVODU
 - NAVRHOVANÁ REKONSTRUKCE VODOVODNÍ PŘÍPOJKY
 - RUŠENÍ STÁVAJÍCÍHO VODOVODU
- „BRNO, KOMÁROVSKÁ - REKONSTRUKCE KANALIZACE“
 - NAVRHOVANÁ REKONSTRUKCE KANALIZACE
 - NAVRHOVANÁ REKONSTRUKCE KANALIZAČNÍ PŘÍPOJKY
 - RUŠENÍ STÁVAJÍCÍ KANALIZACE
- „BRNO, U VLEČKY II - DROBNÁ REKONSTRUKCE NA KANALIZAČNÍ SÍTI“
 - REKONSTRUKCE KANALIZACE
- „KOMÁROVSKÁ - REKONSTRUKCE KOMUNIKACE“
 - ROZSAH REKONSTRUKCE POVRCHŮ
 - PŘÍPOJKY UV A TRATIVODY

POZNÁMKA:

STÁVAJÍCÍ PODZEMNÍ VEDENÍ JE ZAKRESLENO POUZE INFORMATIVNĚ.
PŘED ZAHÁJENÍM ZEMNÍCH PRACÍ JE NUTNÉ, ABY INVESTOR ZAJISTIL PŘESNÉ VYTÝČENÍ VŠECH PODZEMNÍCH VEDENÍ.

Hlavní inženýr projektu:	Ing. Jana Bendová	<i>Bendová</i>	PROVO spol. s r.o. PROJEKCE INŽENÝRSKÝCH STAVEB HUDECOVA 76, 612 00 BRNO tel.: 541 613 325-8, provo@provo.cz
Zodpovědný projektant:	Ing. Jana Bendová	<i>Bendová</i>	
Vypracoval:	Ing. Aneta Spratková	<i>Spratková</i>	
Stavebník:	Statutární město Brno		
Stavba:			Formát: 3 A4
Objekt:			Měřítko: 1:250
			Datum: 10/2023
			Účel: DUSP+DPS
			Číslo zakázky: 1663/23
Příloha:			Paré: Číslo přílohy: D.1.1.2
SITUACE			