

PODÉLNÝ PROFIL:

Katastrální území
Druh povrchu
Vzdálenost šachet
Číslo šachty - hloubka m

ŠTÝŘICE [610186]					PD
silnice	park. stání	z. chod.	zeleň		
3,60m	5,23m	1,0	1,92m	1,5m	1:1,7m

Měřítko 200/100

Legenda

Stávající terén
Upravený terén

Kóta upraveného terénu

Hloubka výkopu

Kóta dna potrubí

Kóta dna výkopu

Kóta stávajícího terénu

Srovnávací rovina
Staničení v hm, v m


Vzdálenost příčných řezů

Spád % délka m
Profil, materiál, délka m
Šířka rýhy, způsob pažení


1,5% - 13,26m
HDPE 100 SDR11 40x3,7mm - 13,26m
1,4-příložné pažení
Objem výkopu 38,4 m³

VÝKOP PRO ODBOČENÍ VODOVODU:

PŮDORYS VÝKOPU:

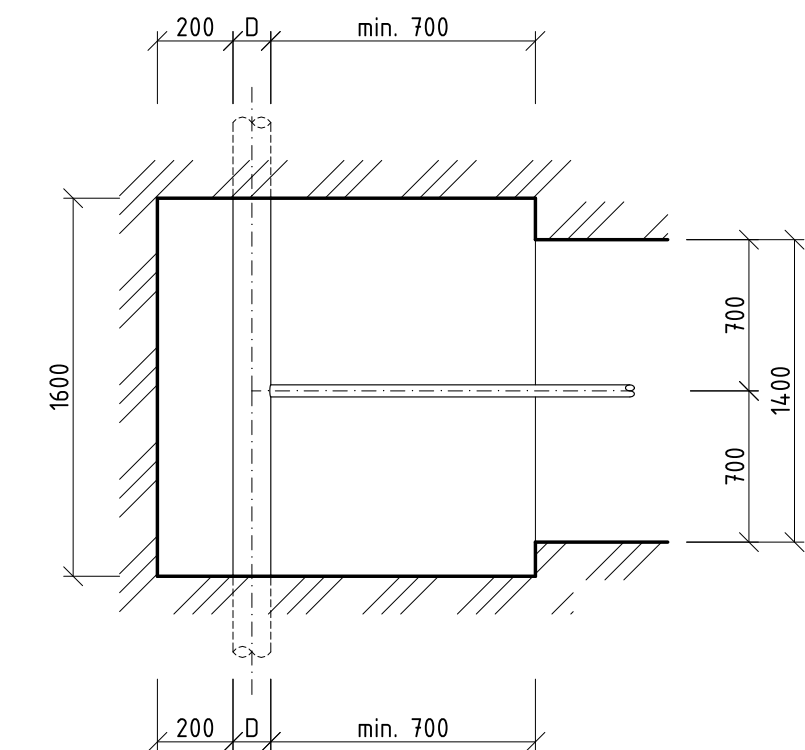


ŘEZ VÝKOPU:

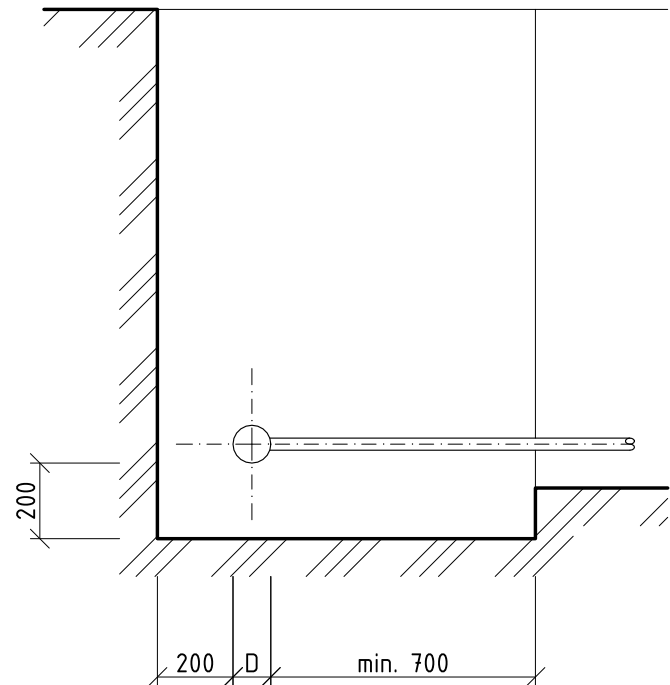

KLADÉČSKÉ SCHÉMA VODOVODNÍ PŘÍPOJKY


NAVRTÁVKA Z BOKU POTRUBÍ - UZÁVĚŘ U VODOVODNÍHO ŘADU

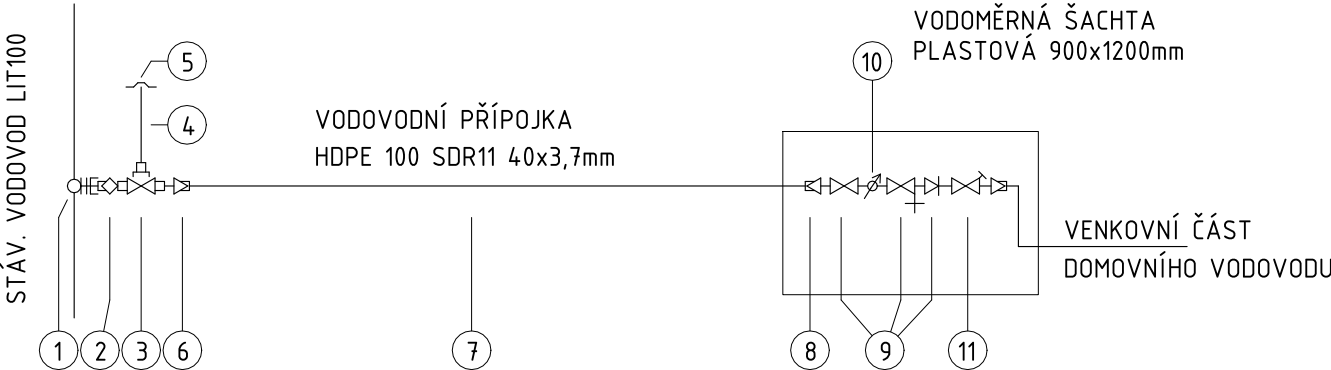


- NAVRTÁVACÍ PAS HAKU
- NÁSTAVCOVÝ UZÁVĚŘ K PASŮM
- KOMBINOVANÉ NAVRTÁVACÍ ISO ŠOUPÁTKO
- ZEMNÍ SOUPRAVA PRO ARMATURY DOMOVNÍ PŘÍPOJKY
- POKLOPEK
- TVAROVKA ISO S VNITŘNÍM ZÁVITEM
- HDPE POLYETYLÉNOVÉ POTRUBÍ
- TVAROVKA ISO S VNĚJŠÍM ZÁVITEM
- VODOMĚRNÁ SESTAVA (PRŮCHOZÍ VENTIL, PRŮCHOZÍ VENTIL S VYPOUŠTĚNÍM A ZPĚTNOU Klapkou)
- VODOMĚR
- REDUKČNÍ VENTIL

PŘÍČNÝ ŘEZ VODOVODNÍ PŘÍPOJKY

VÝKOP V SILNICI, CHODNÍKU

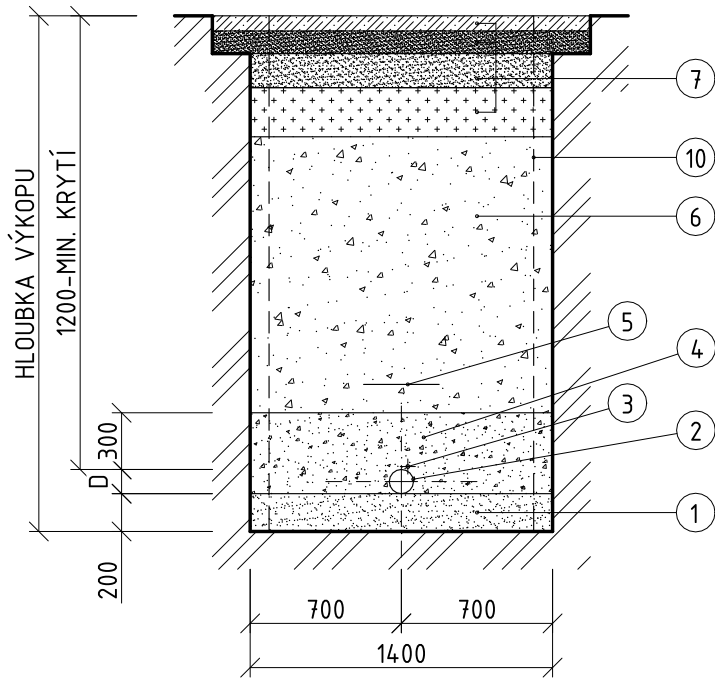

VÝKOP V ZELENÉ, NEZPEVNĚNÉ ČI JINÉ PLOŠE

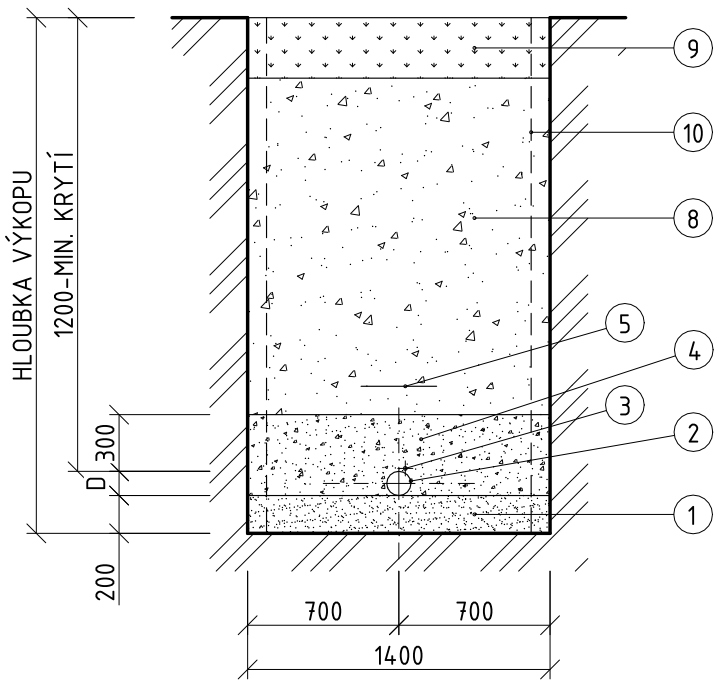


- LOŽE - PÍSEK ZRNO 0-4
- POTRUBÍ VODOVODNÍ PŘÍPOJKY
- IDENTIFIKAČNÍ VODIČ - CY 4mm²
- TŘÍDĚNÝ HUTNĚNÝ OBSYP-PROSÍVKA, PÍSEK ZRNO 0-4
- VÝSTRAŽNÁ FOLIE (MODRÁ)
- ZÁSYP RÝHY-ŠTĚRKOPÍSEK
- OBNOVA KONSTRUKČNÍCH VRSTEV VOZOVKY ČI CHODNÍKU
- PŮVODNÍ ZEMINA
- OHUMISOVÁNÍ A OSETÍ TRAVNÍM SEMENEM
- PAŽENÍ VÝKOPU


VODOMĚRNÁ ŠACHTA

PLASTOVÁ (NAPŘ. 120/90/150)

PŮDORYS:

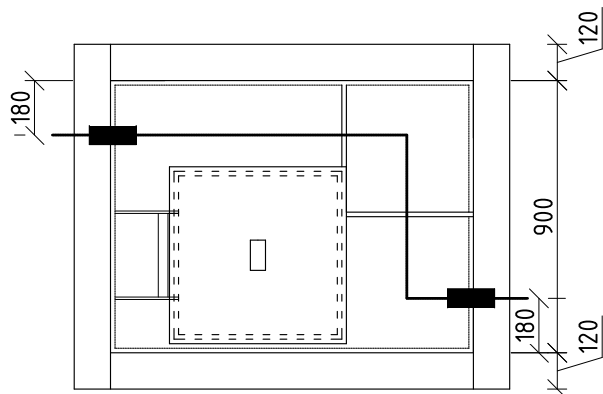

ŘEZ:

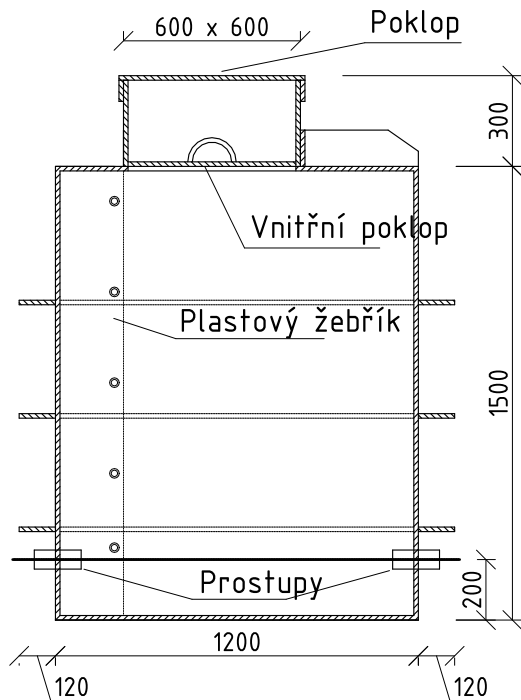

POZNÁMKY

- VZHLED K HYDROSTATICKÉMU TLAKU (0,7MPa) BUDE NA VNITŘNÍ ROZVOD OSAZEN REDUKČNÍ VENTIL
- TECHNICKÁ ZPRÁVA JE NEDÍLNOU SOUČÁSTÍ TÉTO PROJEKTOVÉ DOKUMENTACE
- PŘÍPOJKA VODOVODU BUDE PROVEDENA DLE METODIKY "MĚSTSKÉ STANDARDY PRO VODOVODNÍ SÍŤ MAGISTRÁTU MĚSTA BRNA".

HLAVNÍ PROJEKTANT	VYPRACOVAL	KONTROLOVAL		B. H. ENGINEERING s.r.o. projekční a inženýrská činnost bh.semorad@seznam.cz +420 608 777 474	PARÉ Č.
Ing. ALEŠ SEMORÁD	Ing. PŘEMYSL TOMÁŠ	Ing. RÓBERT TOMOV			
STAVEBNÍK: BRNĚNSKÉ KOMUNIKACE A.S. RENNESKÁ TRÍDA 787/1a, 639 00 BRNO-ŠTÝŘICE					
PROJEKT: PARKOVACÍ DŮM POLNÍ			STUPEŇ A DRUH PROJEKTOVÉ DOKUMENTACE:	PROJEKTOVÁ DOKUMENTACE PRO PROVEDENÍ STAVBY	
ČÁST DOKUMENTACE: D.1.4.1 ZDRAVOTNĚ TECHNICKÉ INSTALACE			DATUM:	08/2019	
			FORMÁT:	4x A4	
OBSAH: VODOVODNÍ PŘÍPOJKA - SCHÉMA SO 101, SO 102, SO 103, SO 206, SO 207			MĚŘÍTKO 1:200	VÝKRES Č.: D.1.4.1.b-10	