


SCHÉMA VÝZTUŽE OPĚR

ŘEZ A-A 1:20

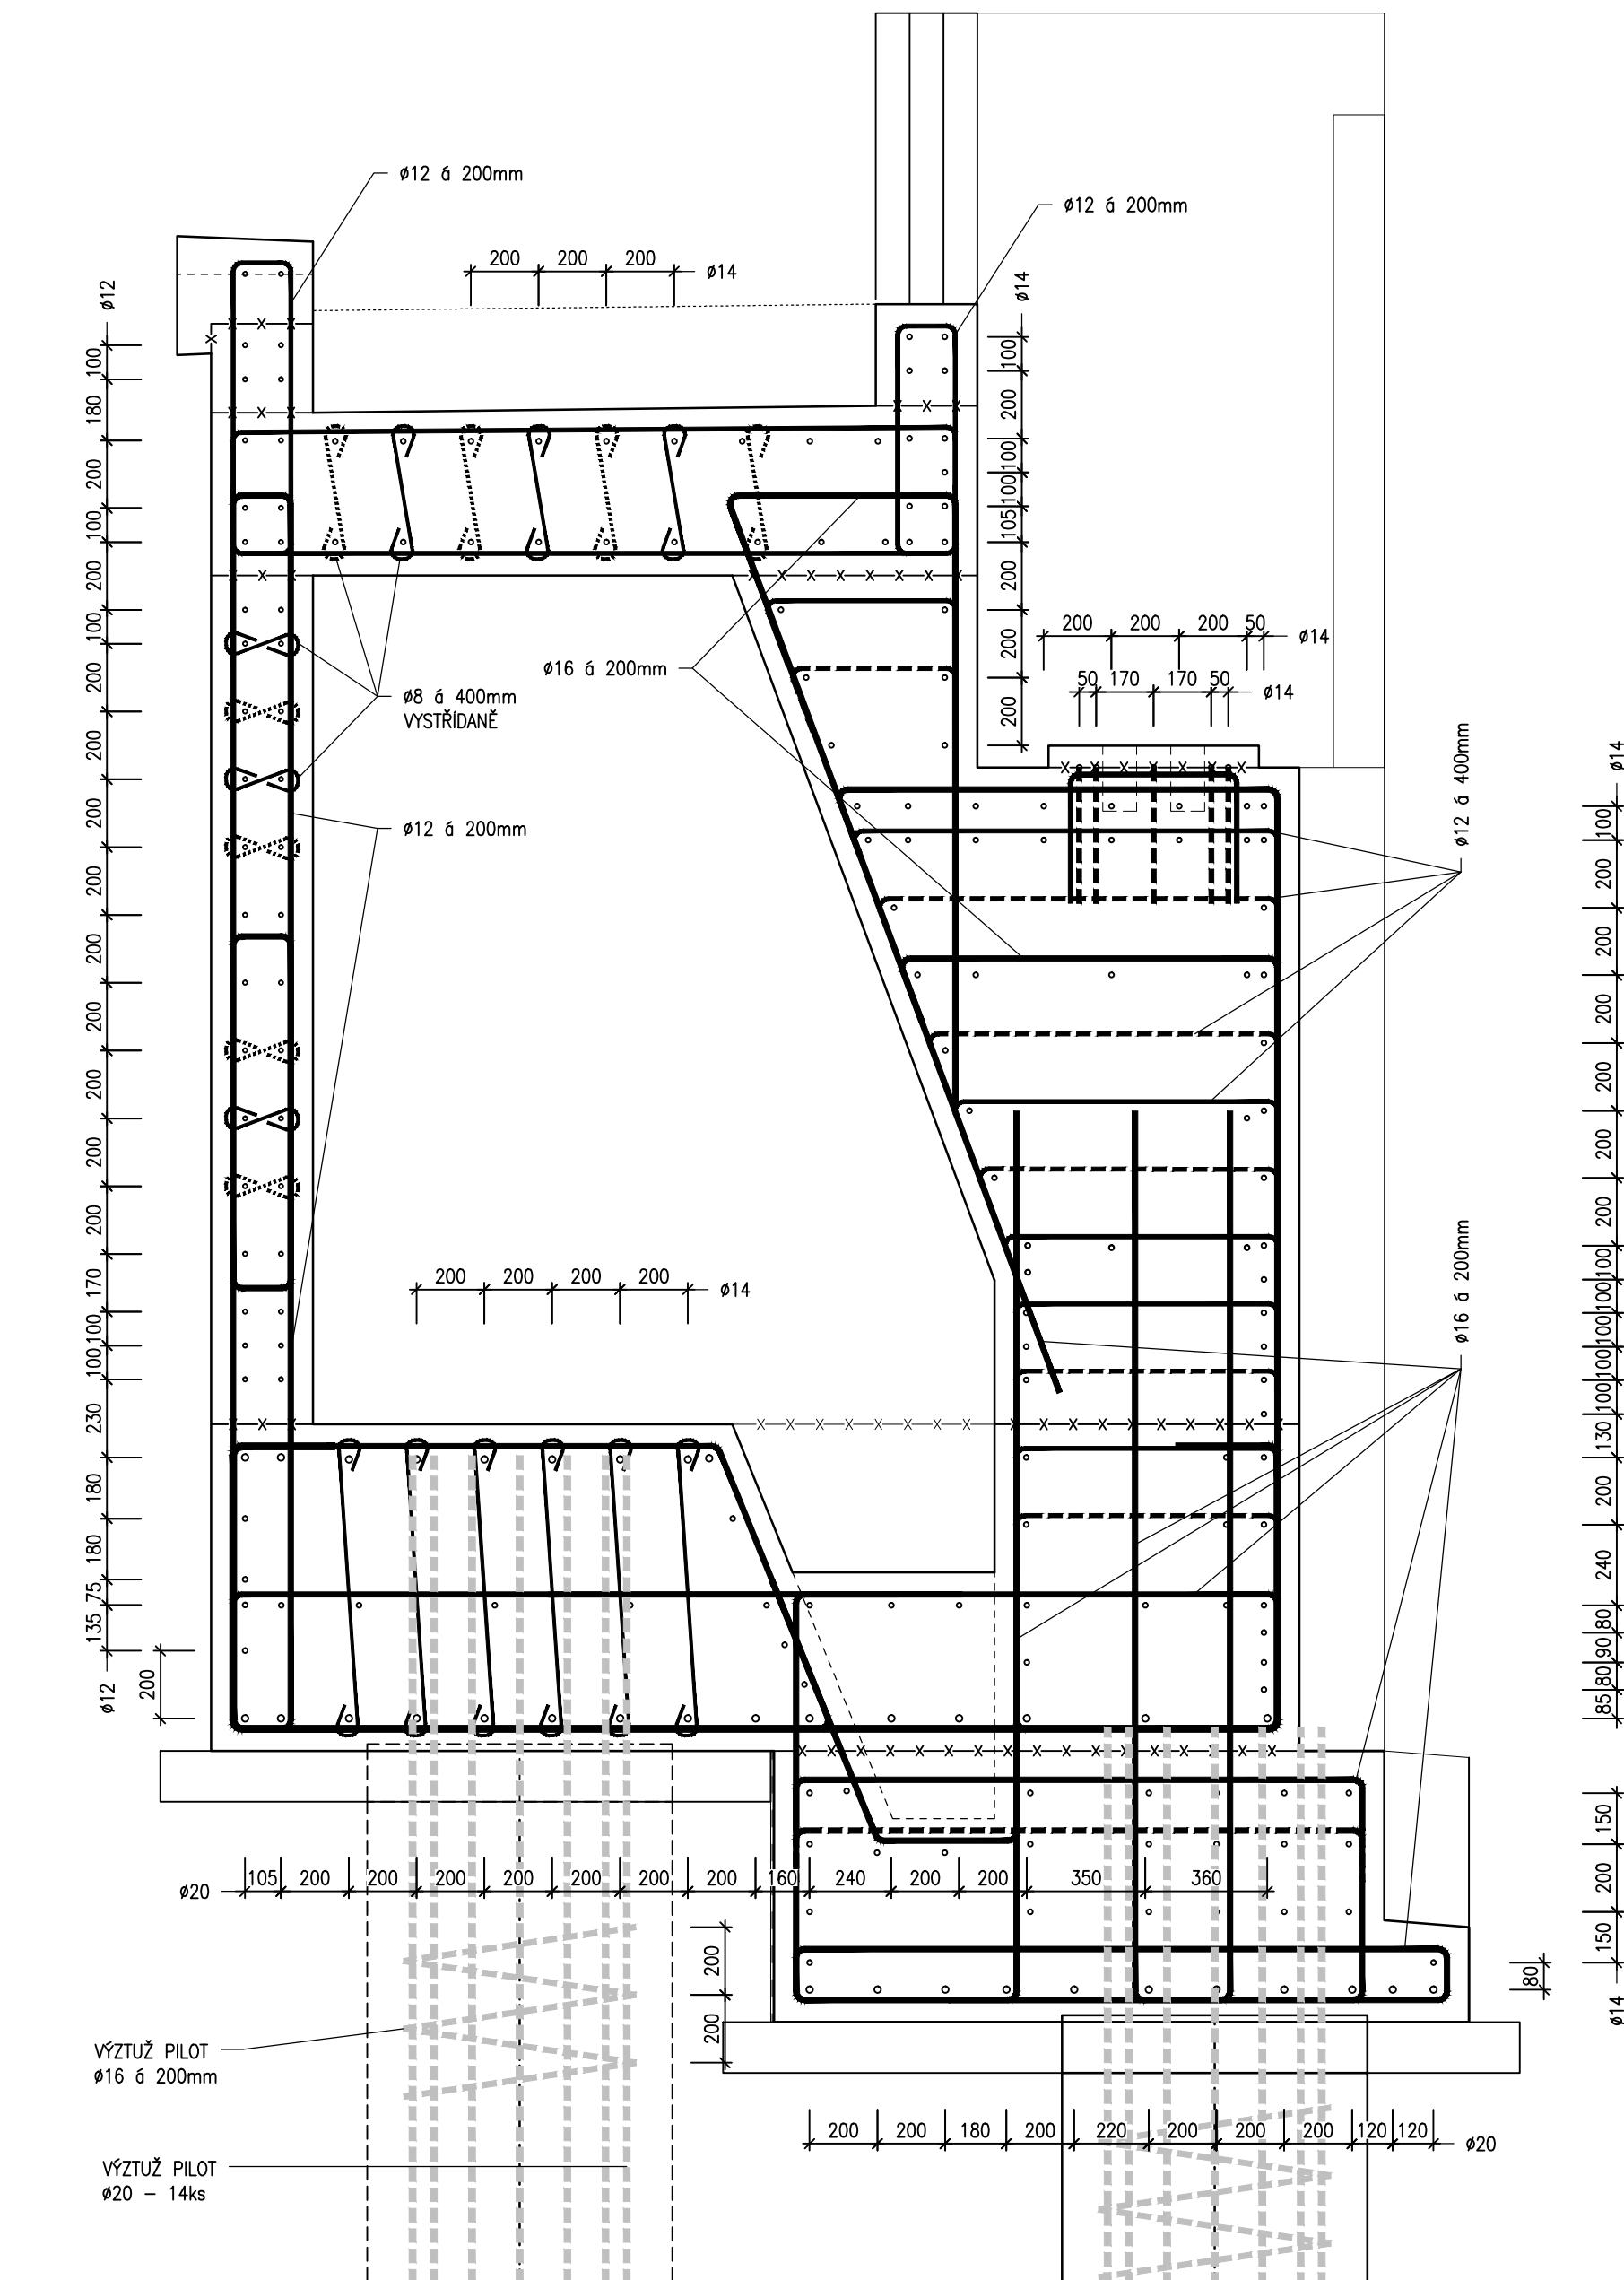

ŘEZ B-B 1:20



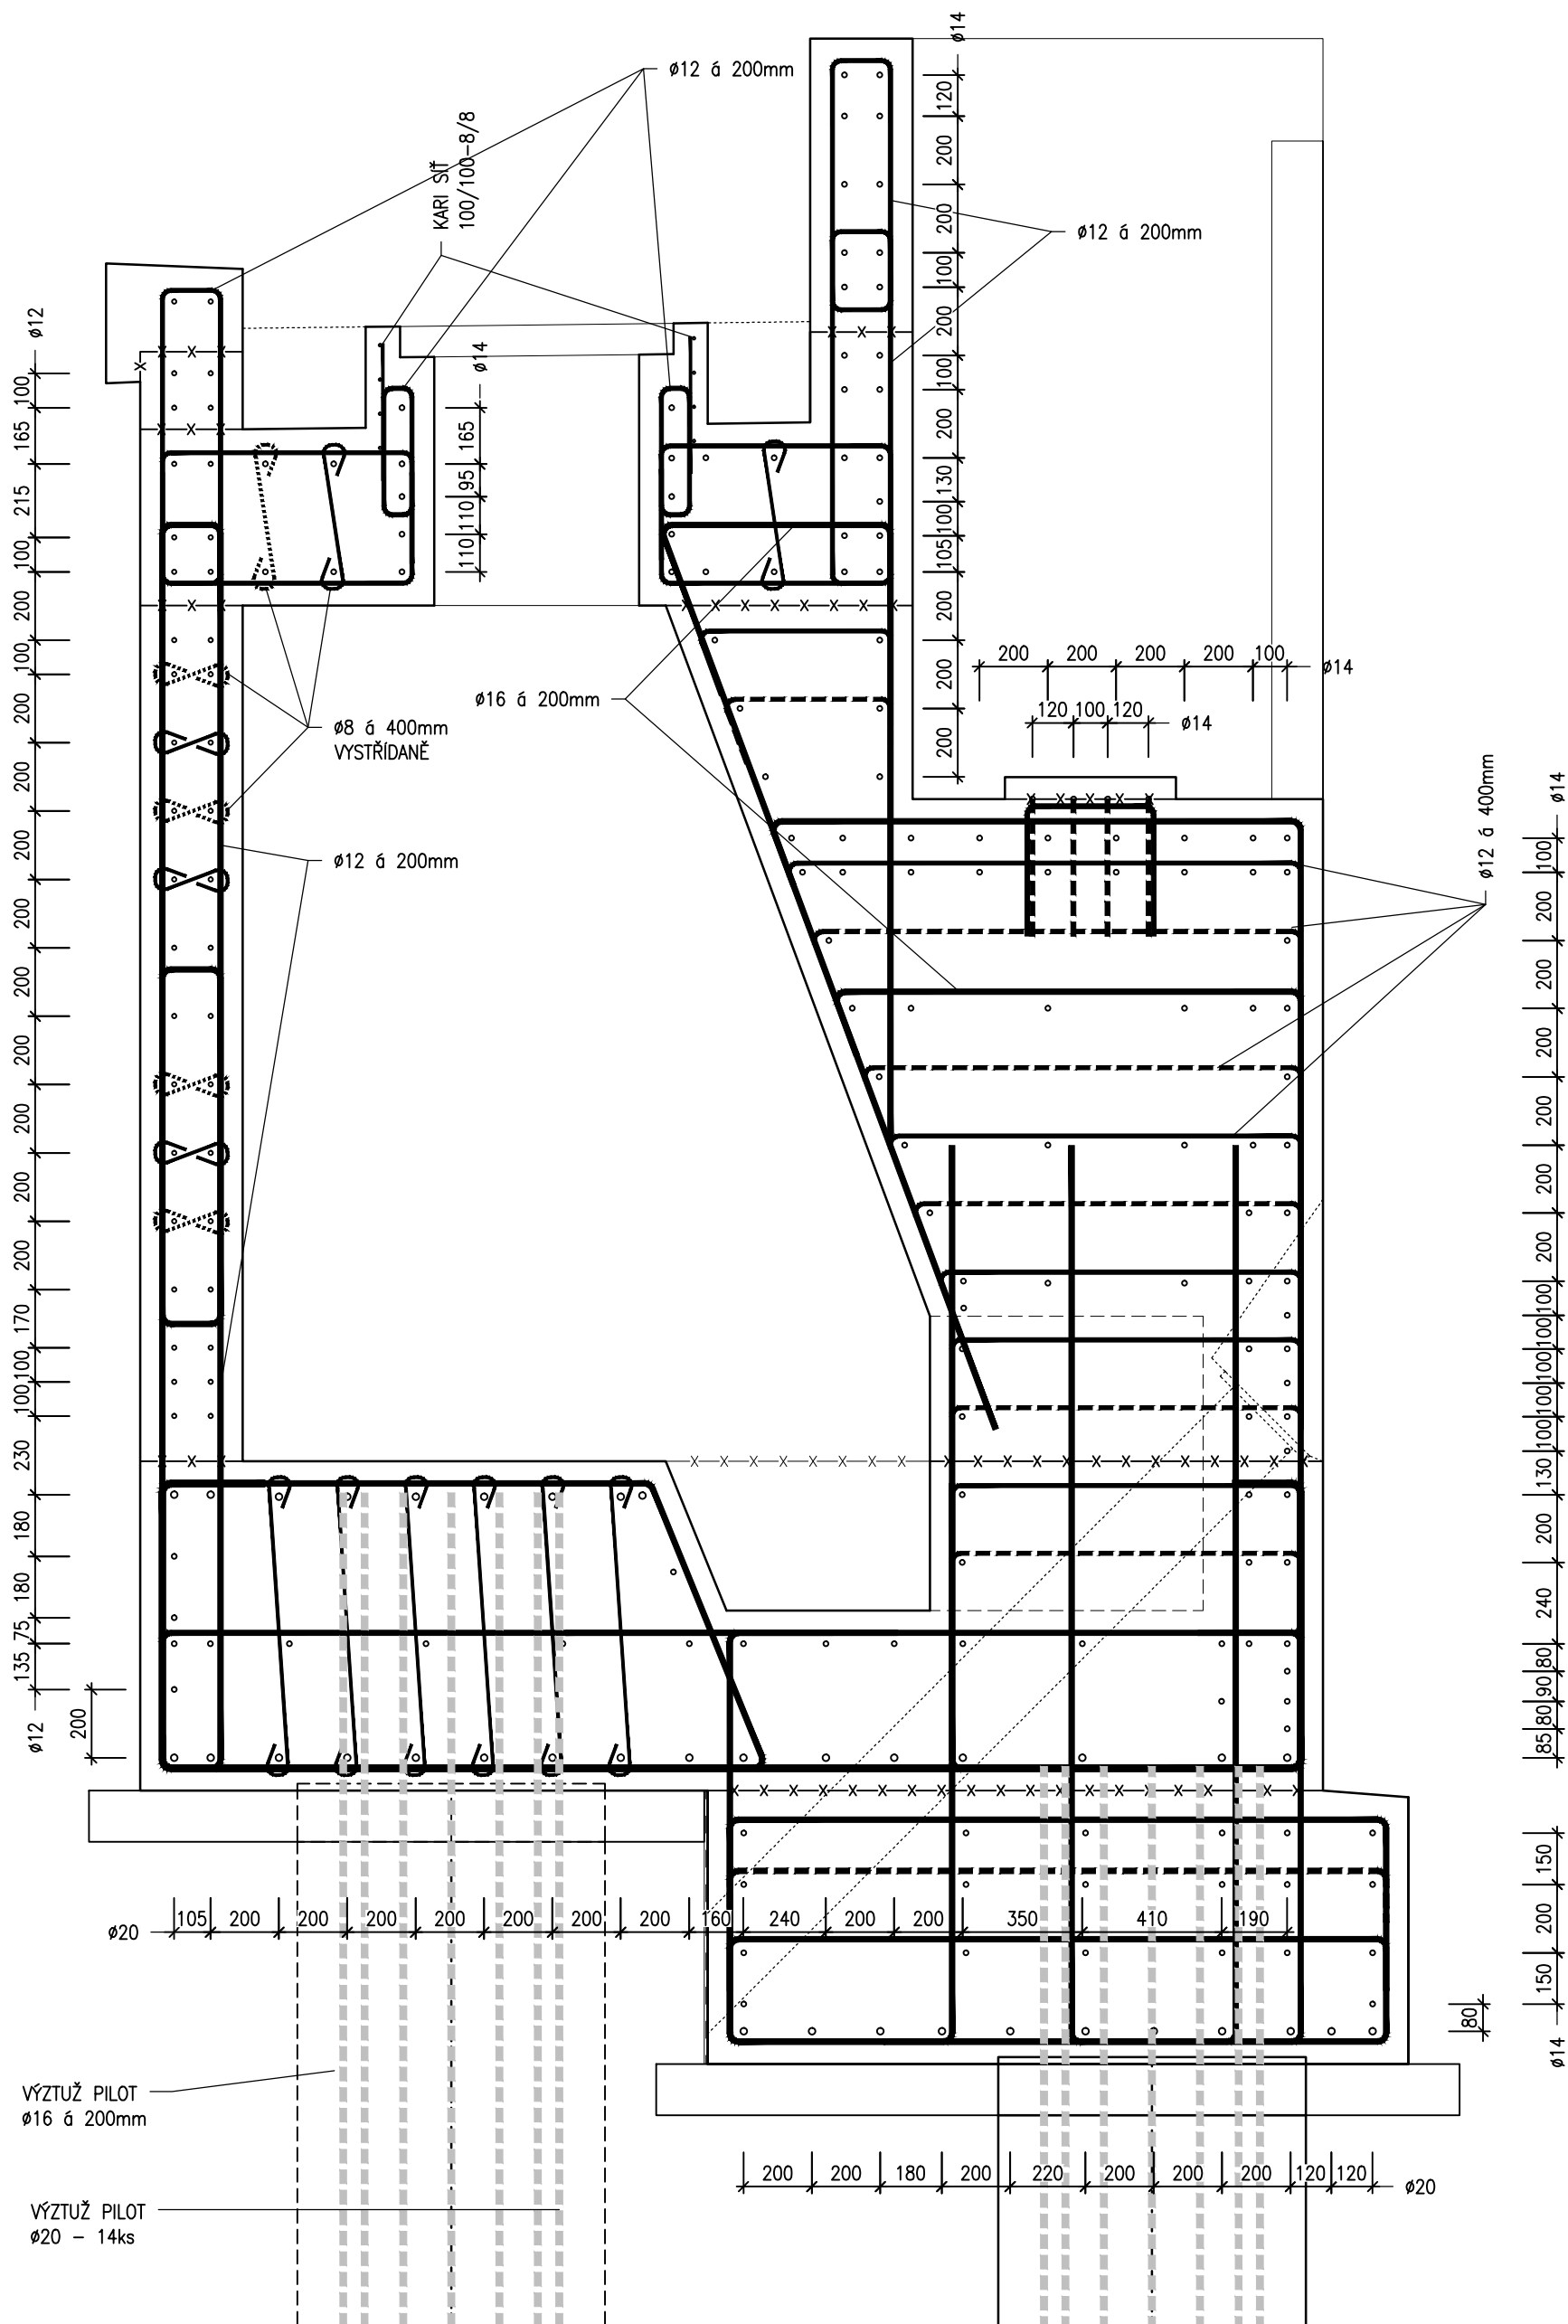



SCHÉMA ŘEZŮ 1:50 (OP 1)

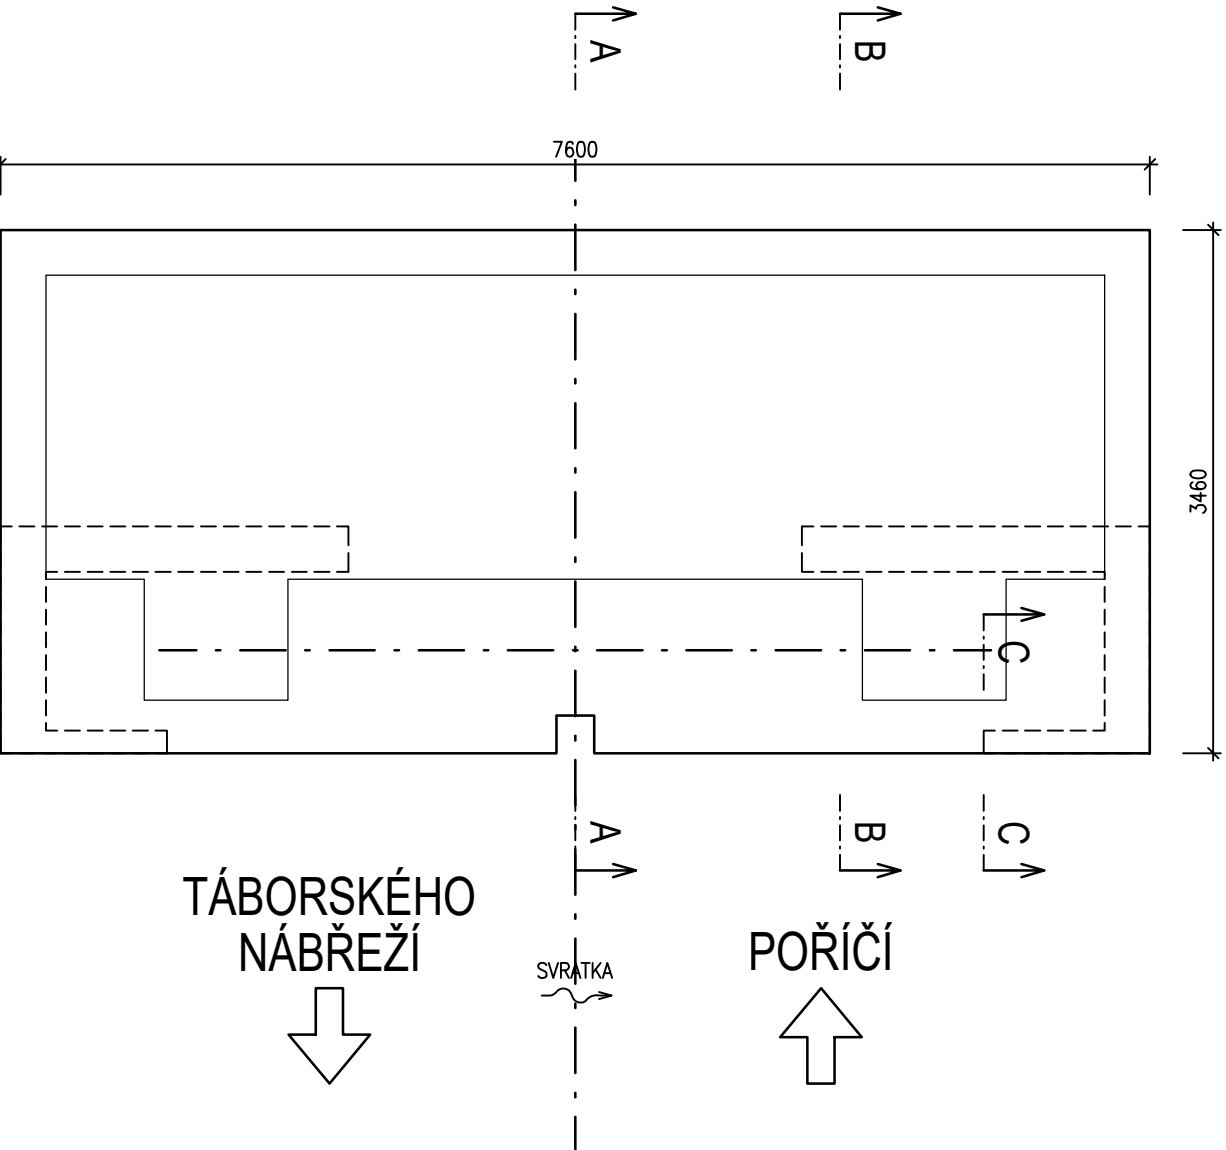

PLENTOVACÍ ZÍDKA  
ŘEZ C-C 1:20

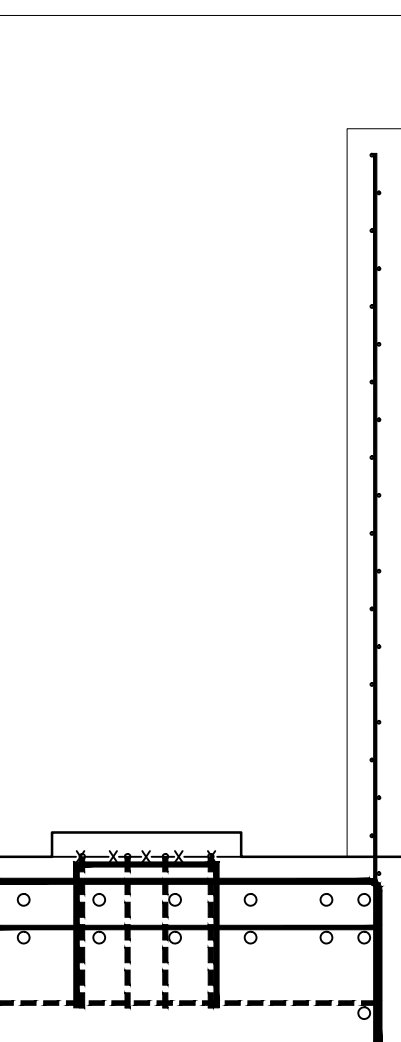

VÝZTUŽ POD SLOUPY PS 001  
PŮDORYS 1:20

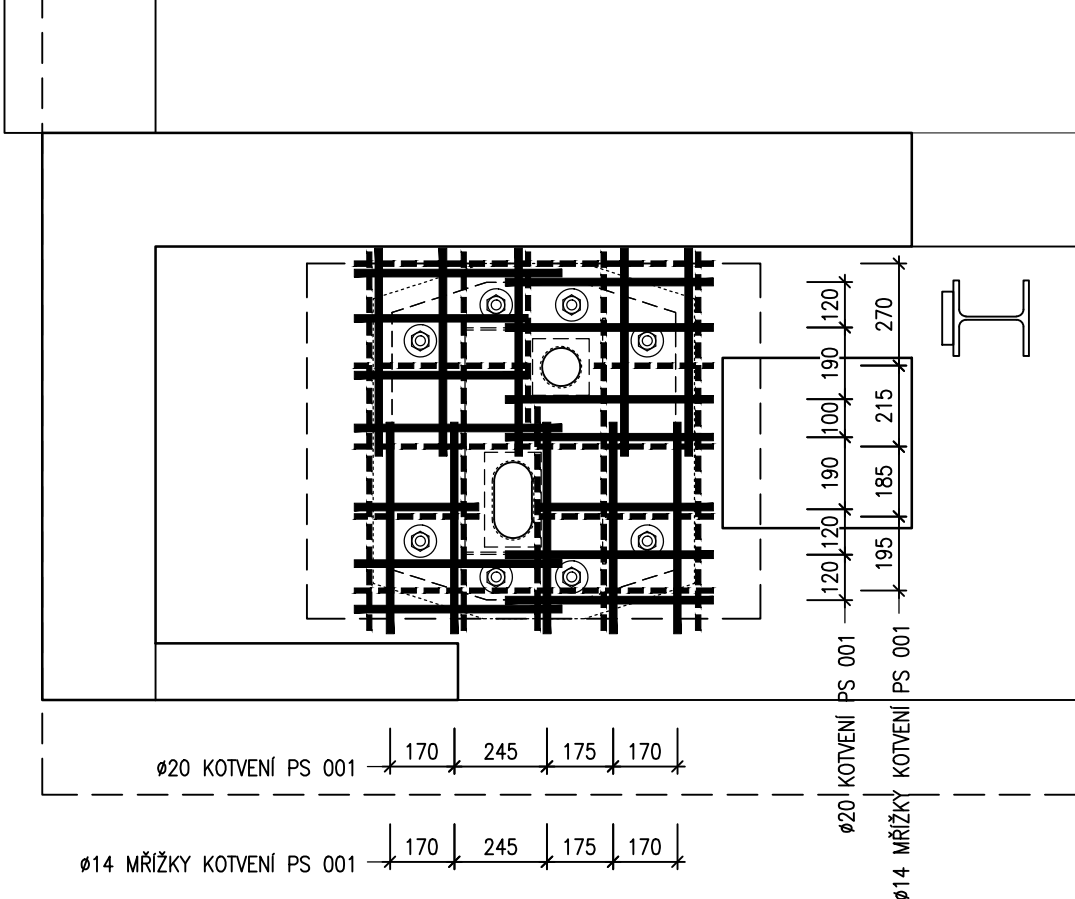

STATUTÁRNÍ MĚSTO BRNO  
Dominikánské nám. 196/1, 601 67 BRNO

B | R | N | O

D.1 SO 201

DSP/PDPS

VEDOUcí PROJEKTANT  
ZODPOVĚDNÝ PROJEKTANT  
VYPRACOVAL  
KONTROLOVAL

Ing. Jiří ŠRUBAR  
Ing. Jiří ŠRUBAR  
Ing. Jiří ŠRUBAR  
Ing. Martin REHULKA

*Šrubař*  
*Šrubař*  
*Šrubař*  
*Rehulka*

KRAJ: JIHO-MORAVSKÝ  
INVESTOR: Brněnské komunikace a. s., Renesánská 1a, Brno

DATUM  
05/2021

FORMÁT  
8 A4

MĚŘÍTKO  
1:20, 50

ÚČEL  
DSP/PDPS

ČÍS. ZAKÁZKY  
20051

ARCHIVNÍ ČÍS.  
201\_063\_SVOP.dwg

NÁZEV PŘÍLOHY  
SCHÉMA VÝZTUŽE OPĚR

ČÍS. SOUPRAVY  
PŘÍLOHA

06.3