







BRANKA, BYSTRČKÁ - PDPS, OPRAVA KOMUNIKACE  
SITUACE - 1. ETAPA 1 : 500

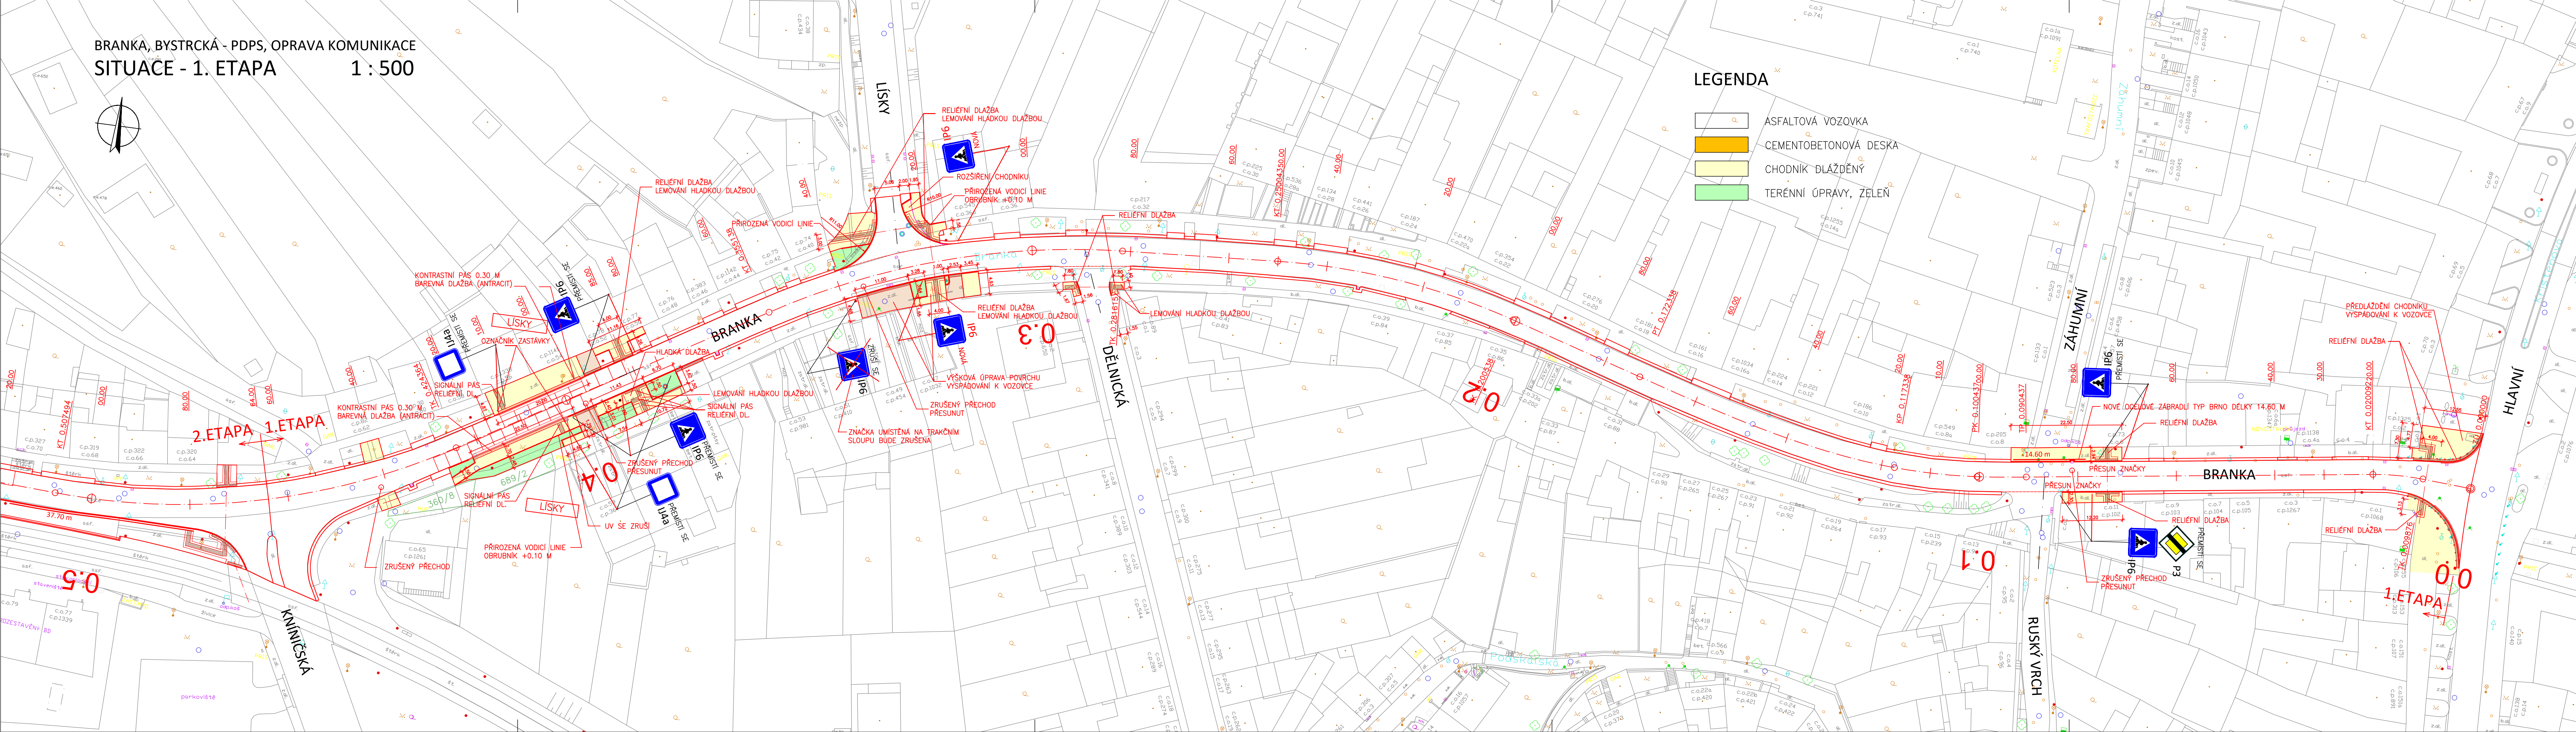

SO 102

D

OBJEDNATEL			
<p align="center"><b>BRNĚNSKÉ KOMUNIKACE a.s.</b>          RENNESKÁ TRÍDA 787/1a, 639 00 BRNO - ŠTÝŘICE</p>			
GENERÁLNÍ PROJEKTANT <b>VIAPONT, s.r.o.</b> VODNÍ 258/13, 602 00 BRNO		ČÍSLO ZAKÁZKY 2589-01	
HLAVNÍ INŽENÝR PROJEKTU ING. IVO FISCHER			
		PROJEKČNÍ A INŽENÝRSKÁ KANCELÁŘ VODNÍ 13, 602 00 BRNO	
ZODPOVĚDNÝ PROJEKTANT VYPRACOVAL KONTROLOVAL OKRES: BRNO - MĚSTO KRAJ: JIHMOMORAVSKÝ		ING. JITKA RAUSOVÁ ING. JITKA RAUSOVÁ ING. JACEK WENDRINSKI  	
KATASTRÁLNÍ ÚZEMÍ: KOMÍN			
NÁZEV AKCE: <b>BRANKA, BYSTRČKÁ - PDPS          OPRAVA KOMUNIKACE</b>		DATUM DUBEN 2025	
		FORMÁT 6 A4	
		MĚŘÍTKO 1 : 500	
STAVEBNÍ OBJEKT: <b>102 OPRAVA CHODNÍKŮ</b>		STUPEŇ PDPS	
		Č. ZAKÁZKY 2589-01	
		ARCHIVNÍ Č. 2589-01	
NÁZEV PŘÍLOHY: <b>SITUACE - 1. ETAPA</b>		Č. SOUPRAVY <b>Č. PŘÍLOHY          2.1</b>	